


# 汕头市潮阳区铜盂镇镇区水环境综合治理工程-水污染治理工程规划总平面图

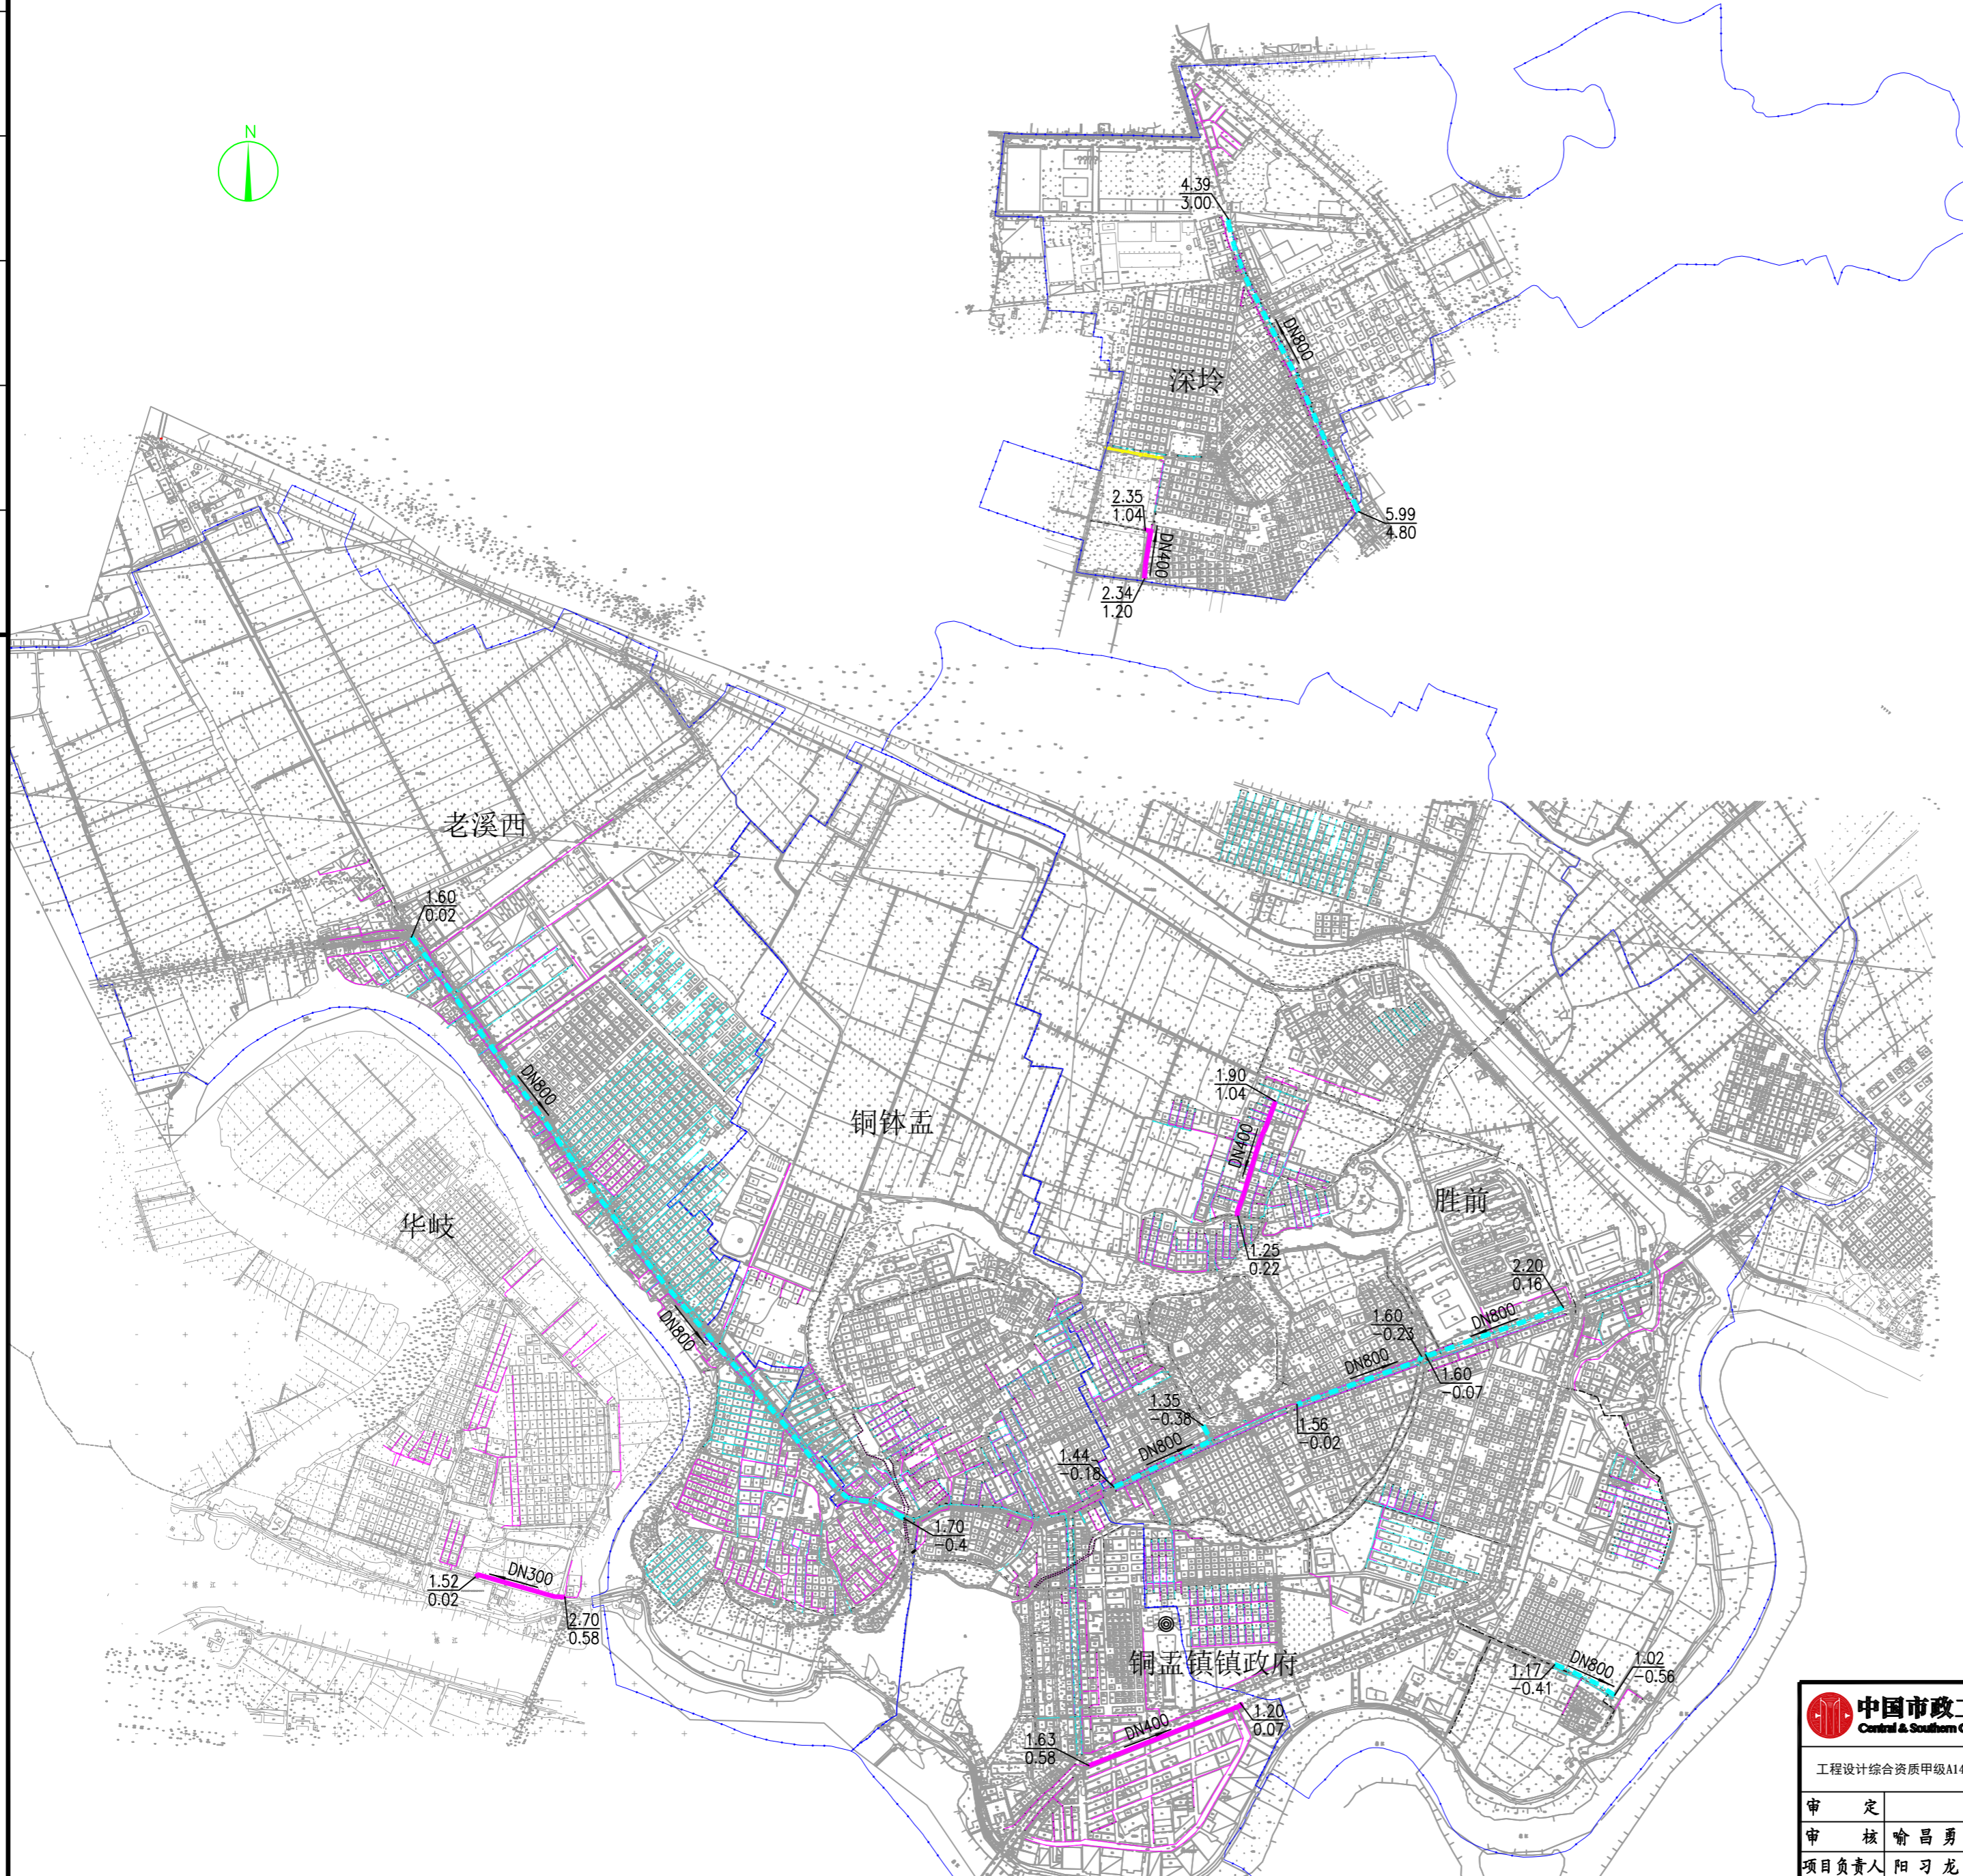

- 图例:
- 新建雨水管道
  - 新建污水管道
  - 现状雨、污水管道
  - 村界线

说明:

1. 本图出图比例为1:10000。
2. 本图采用大地2000坐标系, 1985国家高程系统。
3. 本工程建设内容及规模包括: 包括镇区及华岐村雨污分流改造和深岭村向南前沟及其相连沟渠整治, 其中: 镇区、华岐村及深岭村雨污分流改造包括新建DN200—DN500污水管道38.169km, 新建DN200—DN800雨水管道39.957km, DN65—DN100户内改造管及接户管30.813km, DN100雨水立管27.50km。现状截流井改造113座, 现状雨污分流地区改造1项。

<b>中国市政工程中南设计研究总院有限公司</b> Central & Southern China Municipal Engineering Design and Research Institute Co., Ltd.		工程名称	汕头市潮阳区铜盂镇镇区水环境综合治理工程-水污染治理工程			
		子项	胜前社区水污染治理工程			
工程设计综合资质甲级A142001257 工程咨询甲级甲212021010950		图名	规划总平面图			
审定	喻昌勇	专业负责人	陈硕/黄轩	陈硕/黄轩	设计号	ZNY20-2022-021
审核	喻昌勇	校核	阳习龙	阳习龙	设计阶段	施工图
项目负责人	阳习龙	设计	陈硕	陈硕	版本	A
		图号	专业	给排水	日期	2023.04